


# RZUT PIĘTRA I SKALA 1:100

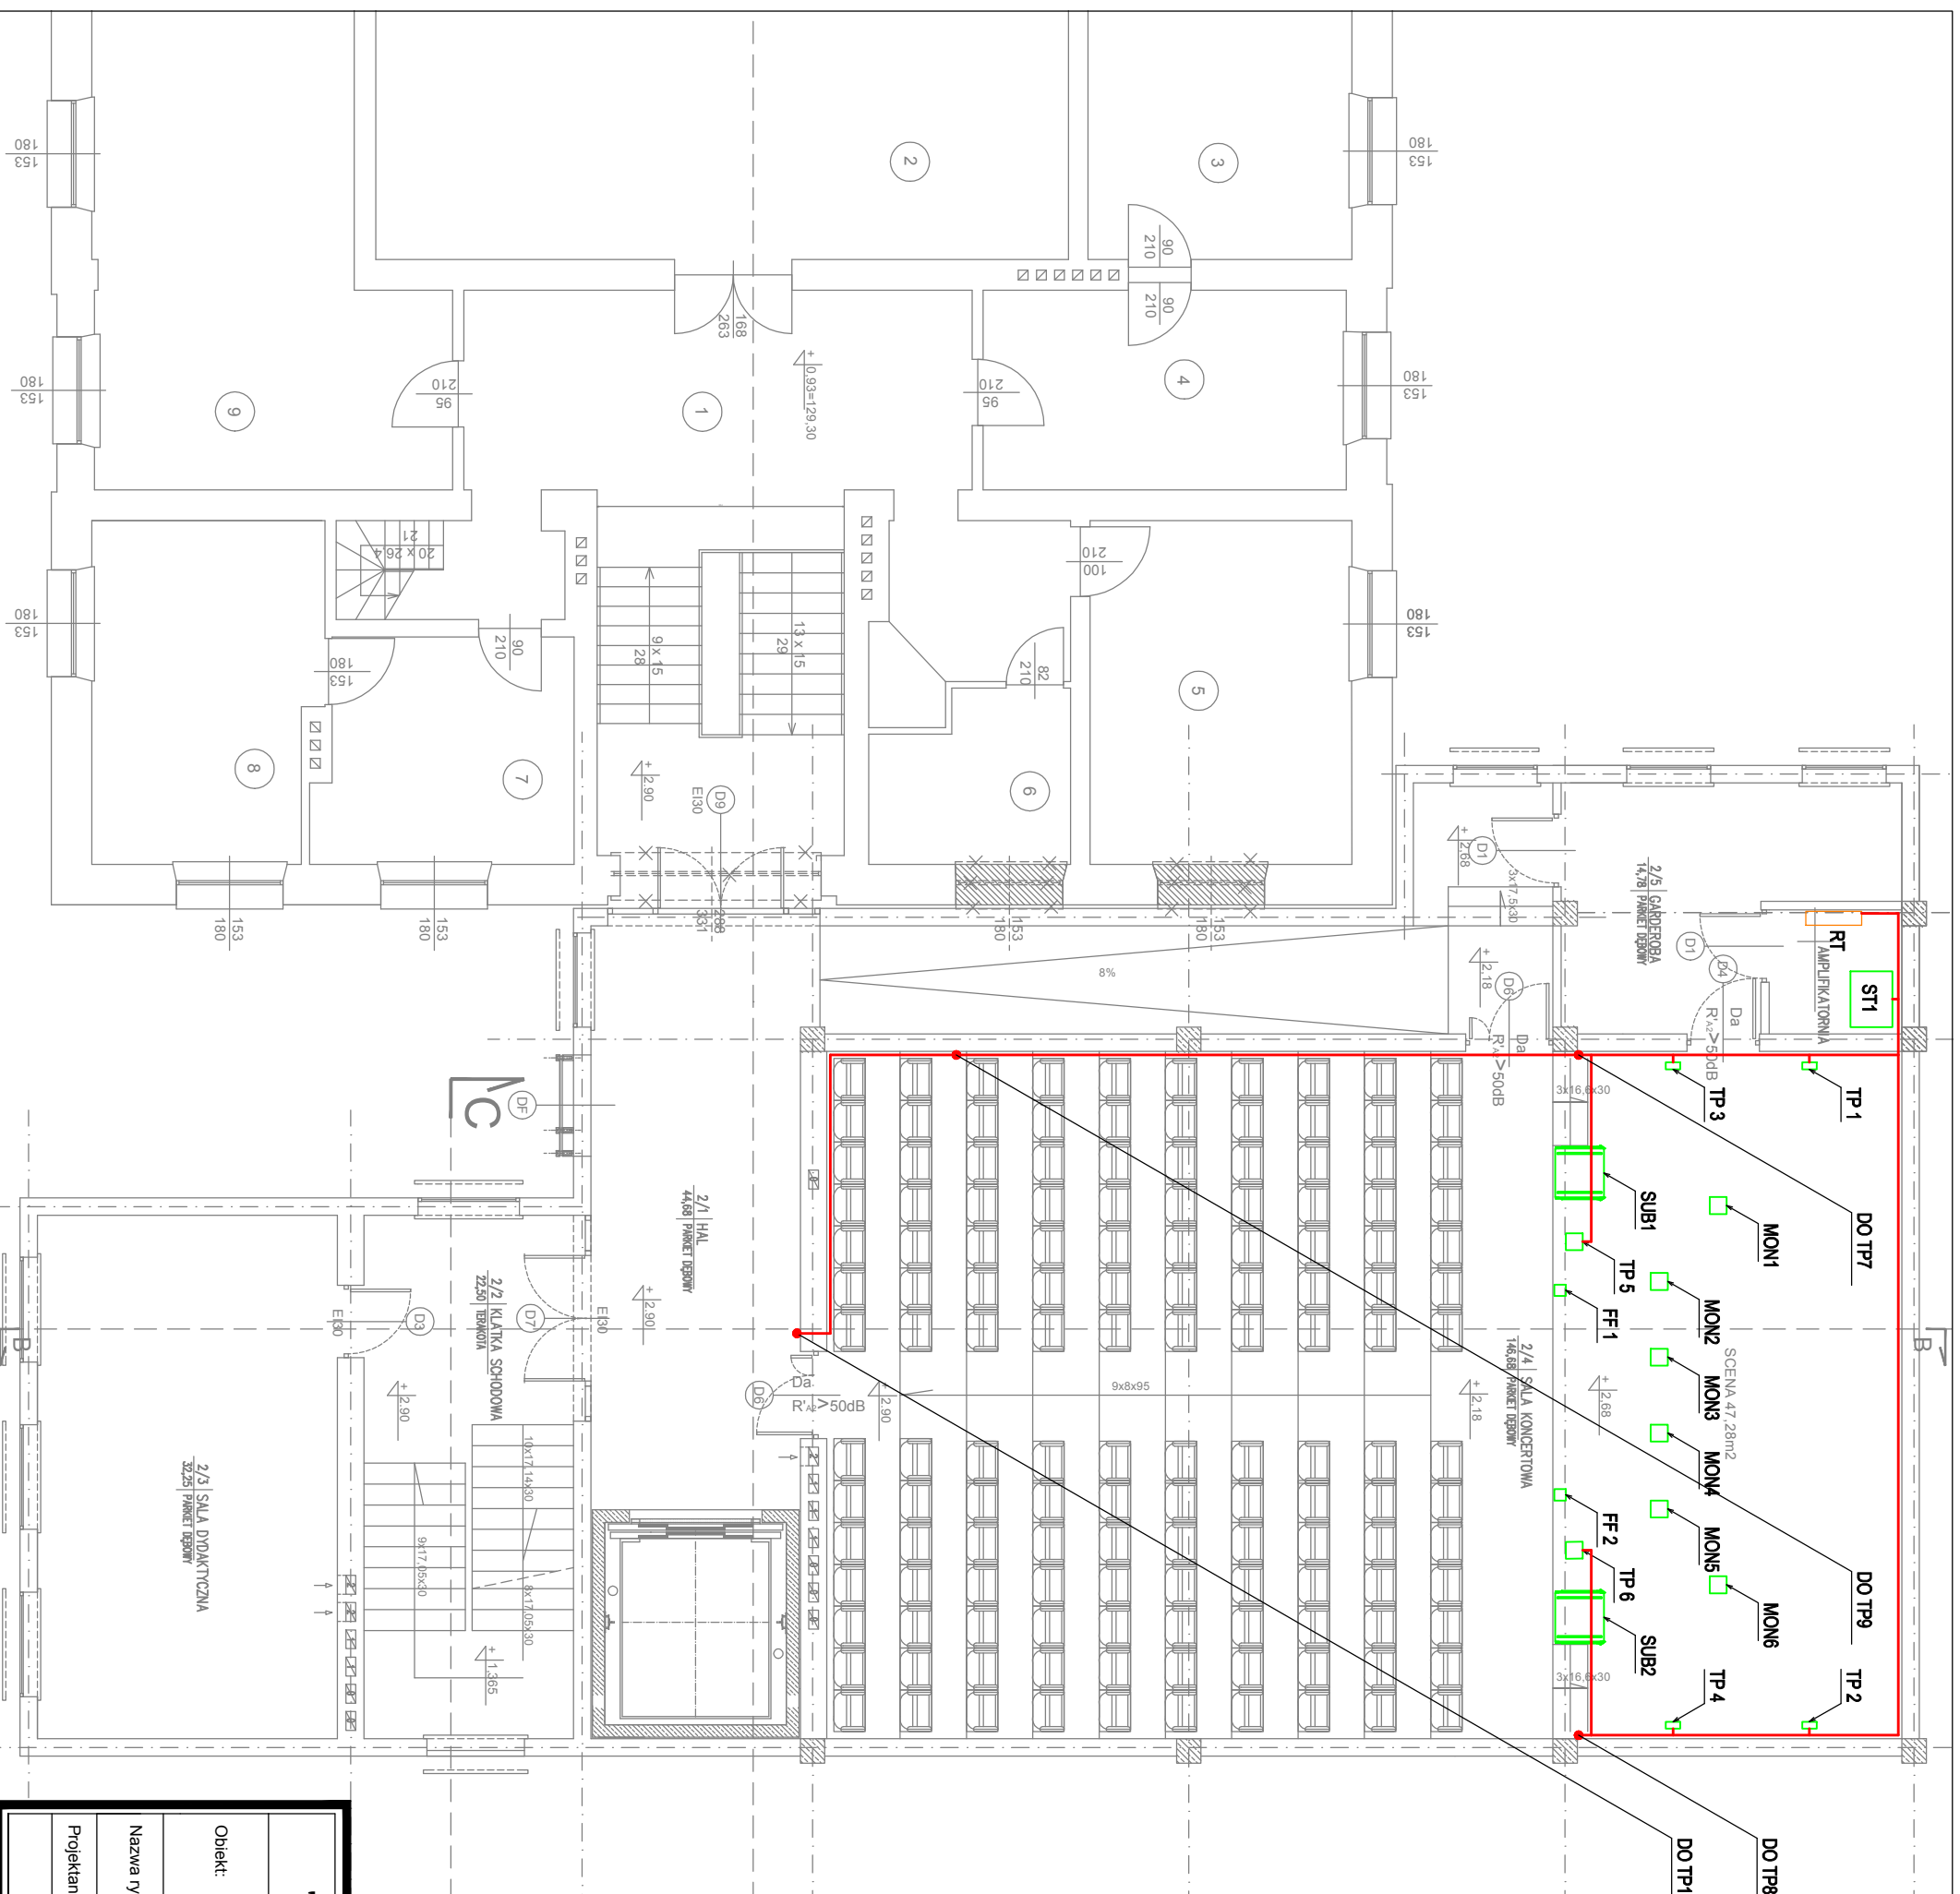

Legenda oznaczeń systemu nagłośnienia scenicznego:

- ZG-x - Zestaw głośnikowy nagłośnienia widowni
- SUB-x - Zestaw głośnikowy niskotonowy
- FF-x - Zestaw głośnikowy nagłośnienia frontfill
- MON x - Monitor sceniczny
- ST1 - Szafa teletechniczna
- TP-x - Przyłącza sygnałowe

Właściciel: **SOUND DESIGN** Spółka z ograniczoną odpowiedzialnością  
 ul. Miłkowska 5, tel. +48 603 473 939  
 02-487 Warszawa

Projektant: **OMEGA** S&S USŁUGI PROJEKTYWNE  
 ADAM DUBOWSKI  
 TEL. 517 54 54 55

**SOUND DESIGN**  
 SIECI INSTALACJE SYSTEMY

<b>"STUDIO ARCHITEKTURY" Lech Ryszawa</b>		Umowa nr 1/2014	
Objekt:	Rozbudowa budynku Państwowej Szkoły Muzycznej I stopnia im. Witolda Lutosławskiego w Zambrowie na działce nr 1475 przy ul. Aleja Wojska Polskiego 4.	Nr rys.	<b>2</b>
Nazwa rys.	<b>ROZMIESZCZENIE ELEMENTÓW SYSTEMU NAGŁOŚNIENIA NA RZUCIE I PIĘTRA</b>	Skala	<b>1:100</b>
Projektant	mgr inż. Adam Dubowski	Podpisy	
	Upr. B/L/318/98 PDL/IE/40299/01		10.11.2014