


# SUFIT PODWIESZANY - RZUT PIĘTRA I SKALA 1:100

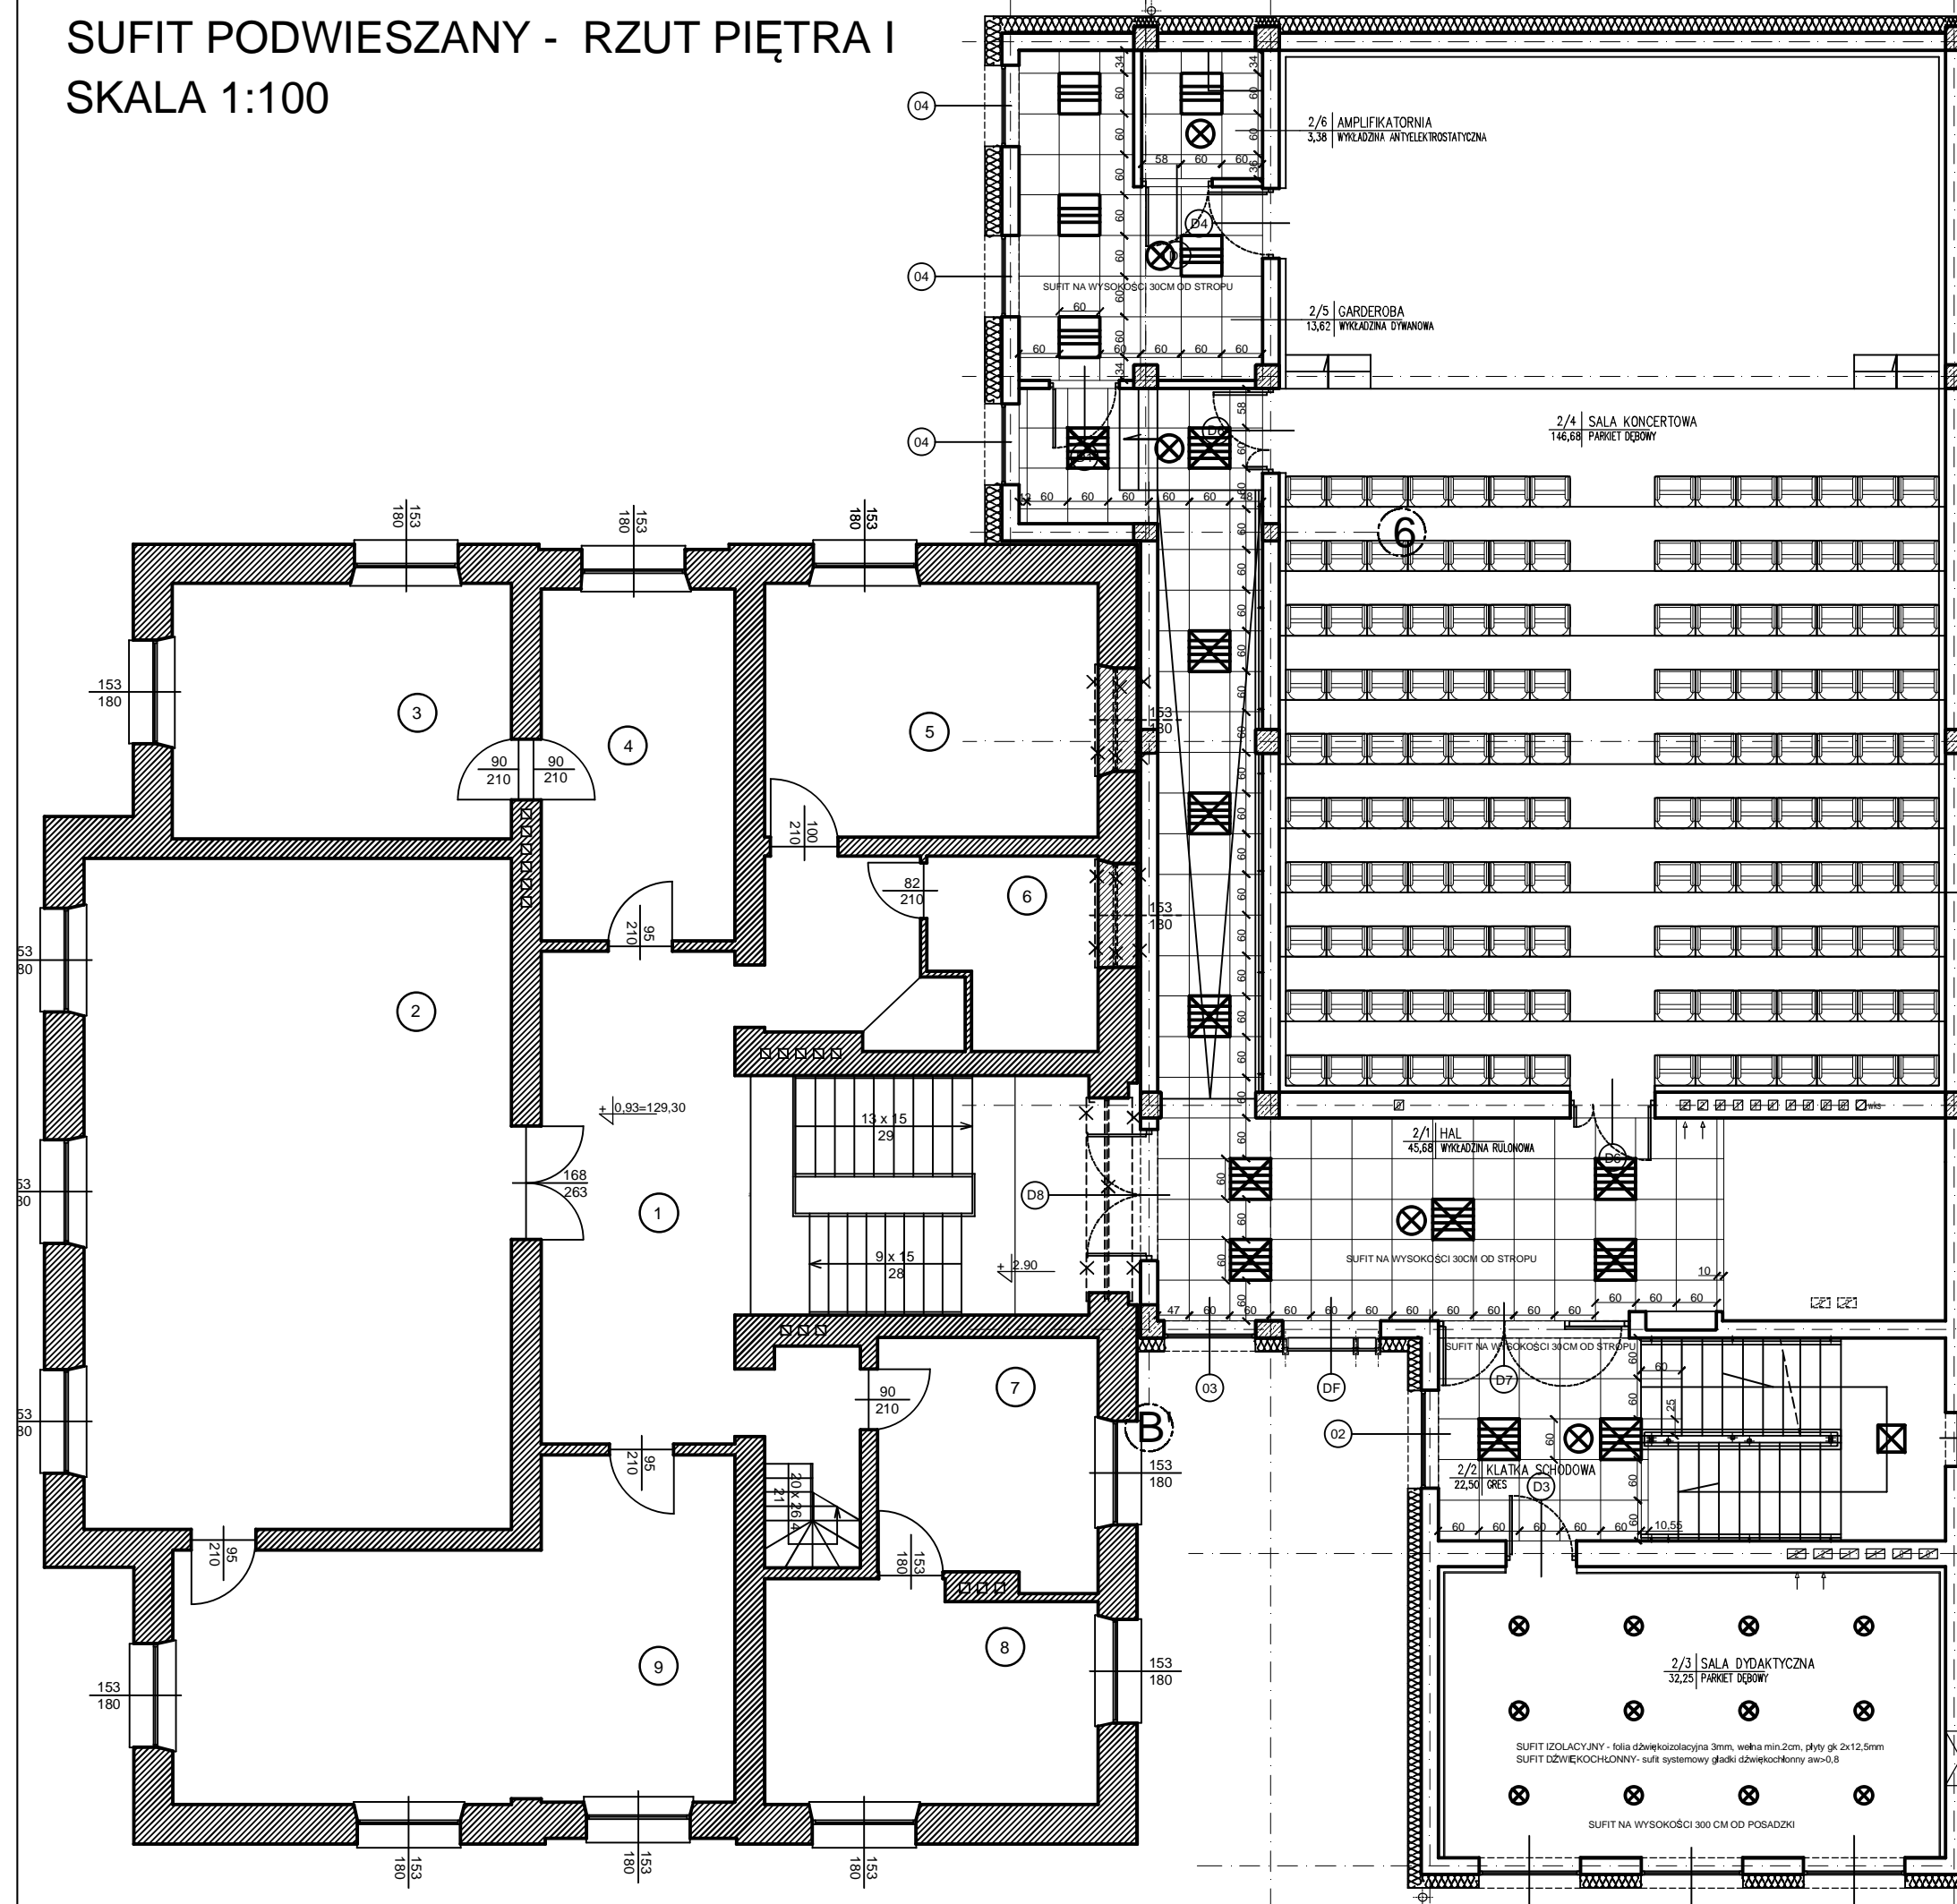

8  
7  
6  
5  
4  
3  
2  
1

- LEGENDA:**
- ☐☐☐☐ - sufit podwieszany modułowy 60x60cm z wełny prasowanej, klasa akustyczna (as >0.9)
- OPRAWY OŚWIETLENIOWE:**
- "Aw1"** ☒ oprawa oświetlenia awaryjnego do wbudowania w sufit podwieszony, oprawa z diodą LED 1W, w komplecie z inwerterem i baterią, do pracy "w ciemno" h=1h, z optyką symetryczną np. Lungalargaluce LED (Beghelli) z soczewką largaluce
  - "Aw3"** ☒ oprawa oświetlenia awaryjnego nastropowa z diodą LED 1W, z inwerterem i baterią do pracy "w ciemno" h=1h, z optyką symetryczną szerokokątną (120st.) np. Lungalargaluce LED (Beghelli) z soczewką largaluce
  - "B"** ☒ oprawa fluorescencyjna 3x18, IP20, elektroniczny układ zapłonowy, oprawa do wbudowania w sufit modułowy 60x60cm, korpus stalowy lakierowany raster aluminiowy polerowany paraboliczny np. K318 EVG VAD (Es-System)
  - "D"** ☒ oprawa fluorescencyjna 4x18, IP20, elektroniczny układ zapłonowy, oprawa do wbudowania w sufit modułowy 60x60cm, korpus stalowy lakierowany dyfuzor opalizowany, np. K418 EVG DO (Es-System)
  - "E"** ☒ oprawa sufitowa typu downlight do świetlówek 2x26W wykonana w formie tubusa, z aluminiowym odbłyśnikiem i szybą rozpraszającą, z dodatkową uszczelką zapobiegającą drganiom szyby np. LUGSTAR HORIZONTAL 1 glass n/t

<b>"STUDIO ARCHITEKTURY" Lech Ryszawa</b>		Umowa nr 1/2014	
		PROJEKT WYKONAWCZY	
OBIEKT:	Rozbudowa budynku Państwowej Szkoły Muzycznej I stopnia im. Witolda Lutosławskiego w Zambrowie wraz z rozbiórką i budową doziemnej linii kablowej r/n zaliczkowej, doziemnej instalacji kanalizacyjnej i budową doziemnej instalacji kanalizacyjnej z zbiornikiem na wodę deszczową, na działce nr 1475 przy ul. Aleja Wojska Polskiego 4	Nr rys.	A/22
		Skala	1:100
Nazwa rys.	SUFITY PODWIESZANE - RZUT PIĘTRA I		
projektant architektura	mgr inż. arch. Lech RYSZAWA	Upr. Bz/106/91 PD-0652	14.11.2014