
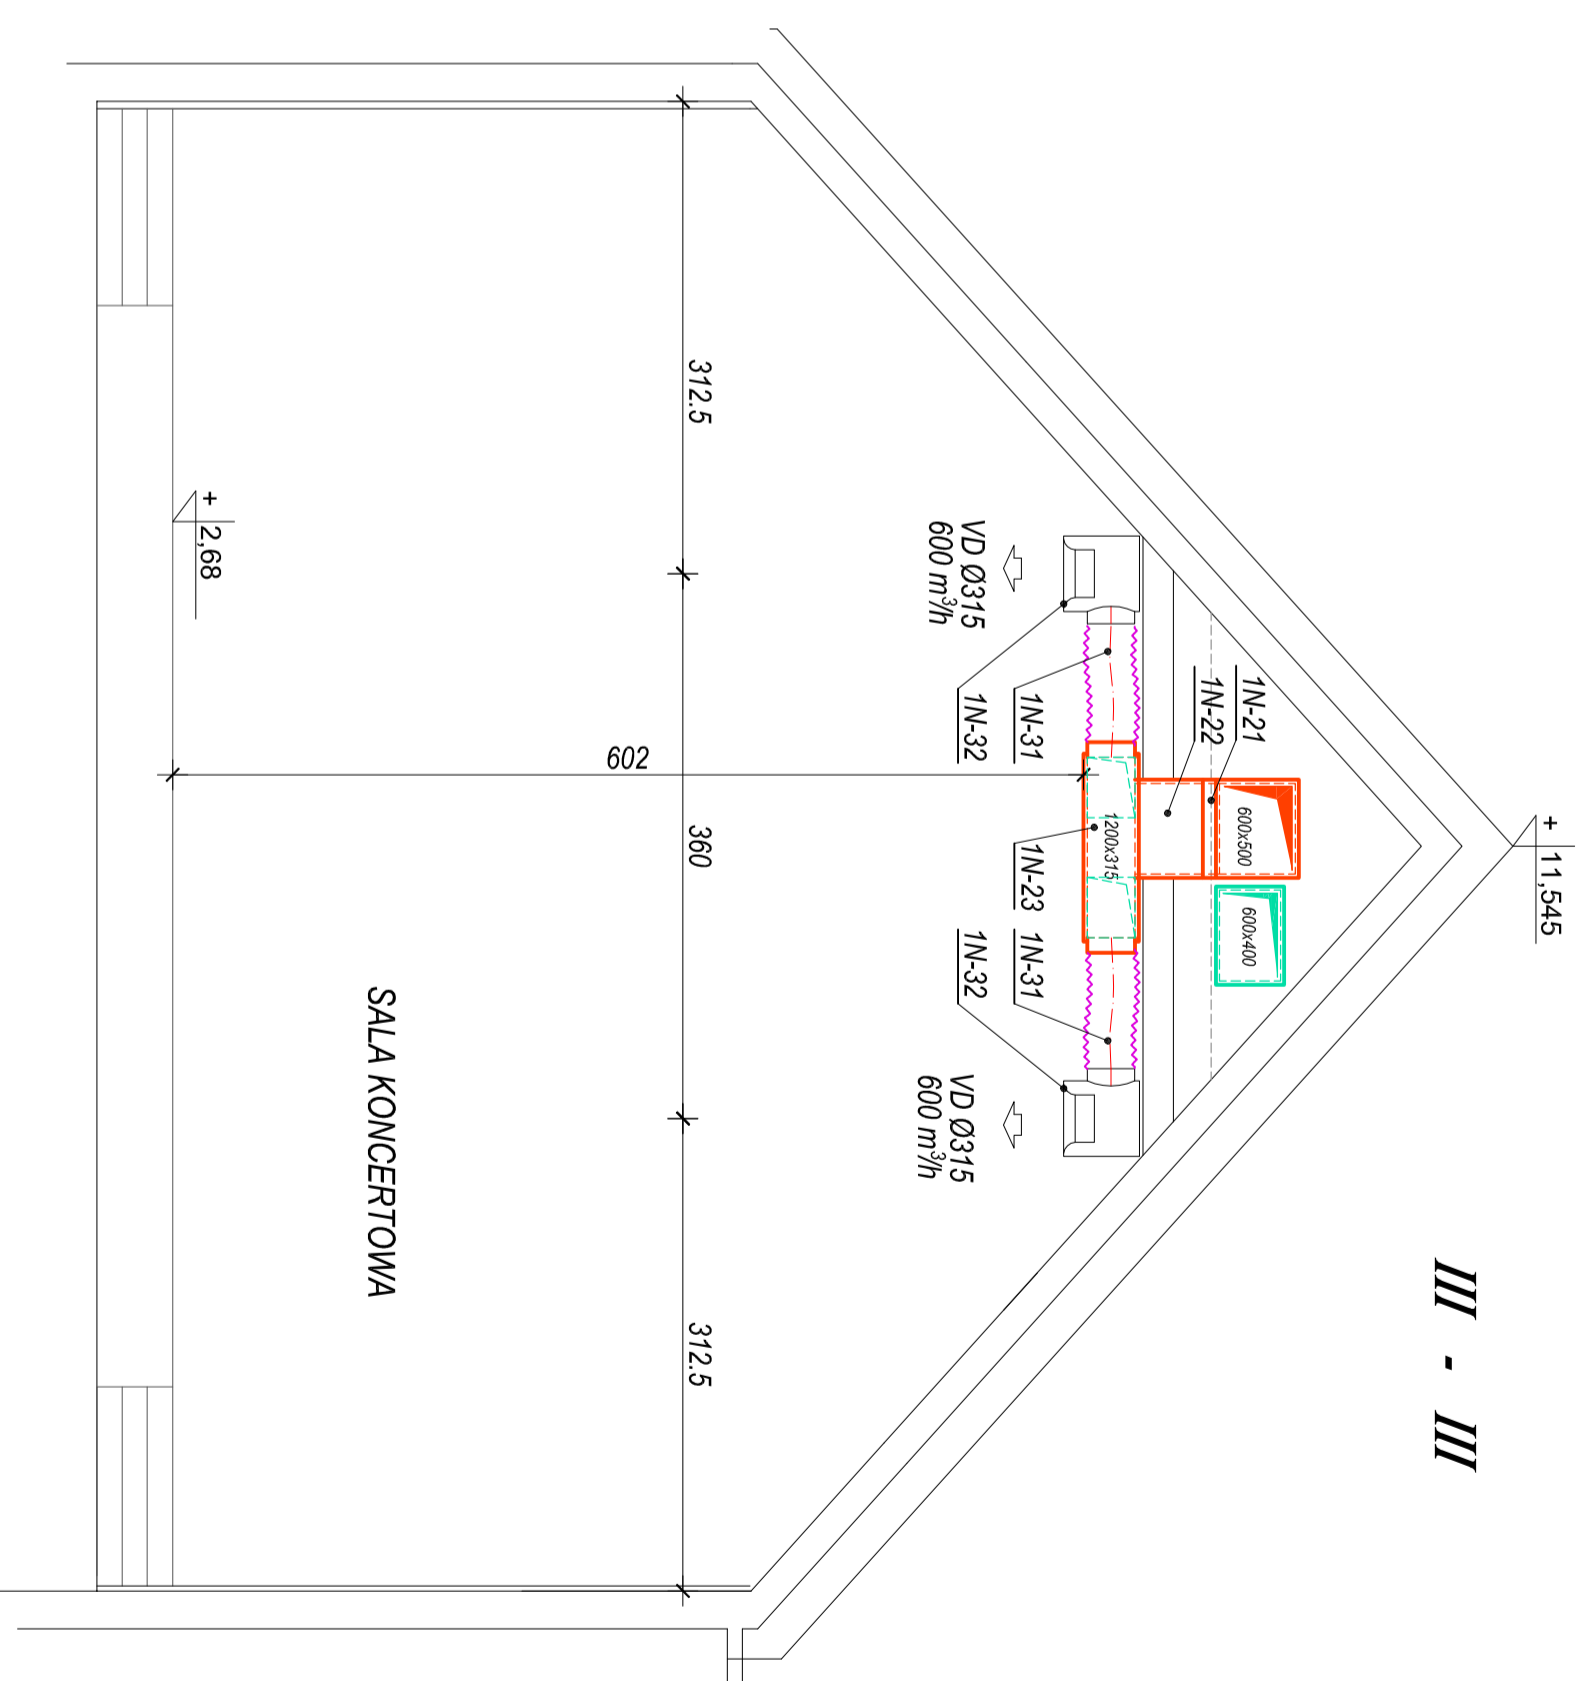


I - I

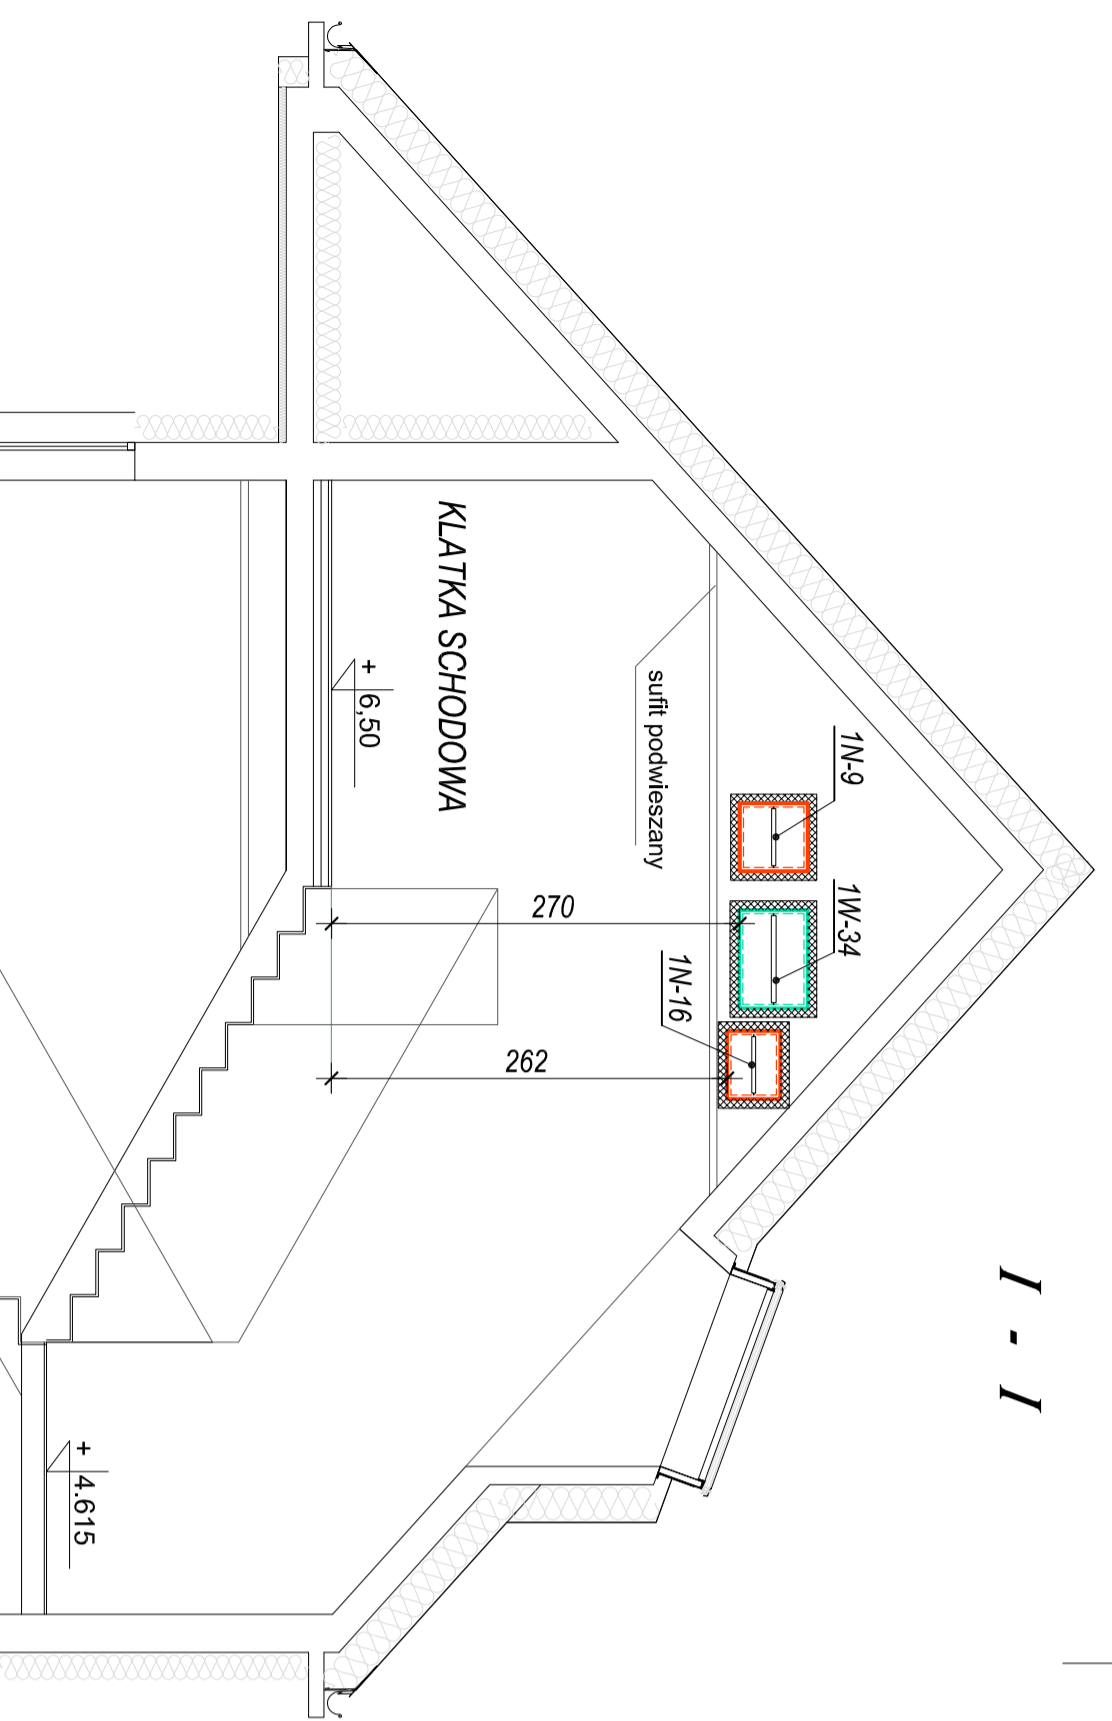

"STUDIO ARCHITEKTURY" Lech Ryszawa		Umowa nr 12014
PROJEKT WYKONAWCZY		
OBJEKT:	Rozbudowa budynku Państwowej Szkoły Muzycznej I stopnia im. Witolda Lutosławskiego w Zambrowie na działce nr 1475 przy ul. Aleja Wojska Polskiego 4 - projekt instalacji wentylacji mechanicznej	Nr rys. 6
Nazwa rys.	PRZEKROJE I, II, III	Skala 1:50
projektant	mgr inż. Grzegorz Sieniński	podpis
supervizor	mgr inż. Grzegorz Sieniński	
autor	mgr inż. Grzegorz Sieniński	
data	10.11.2014	